





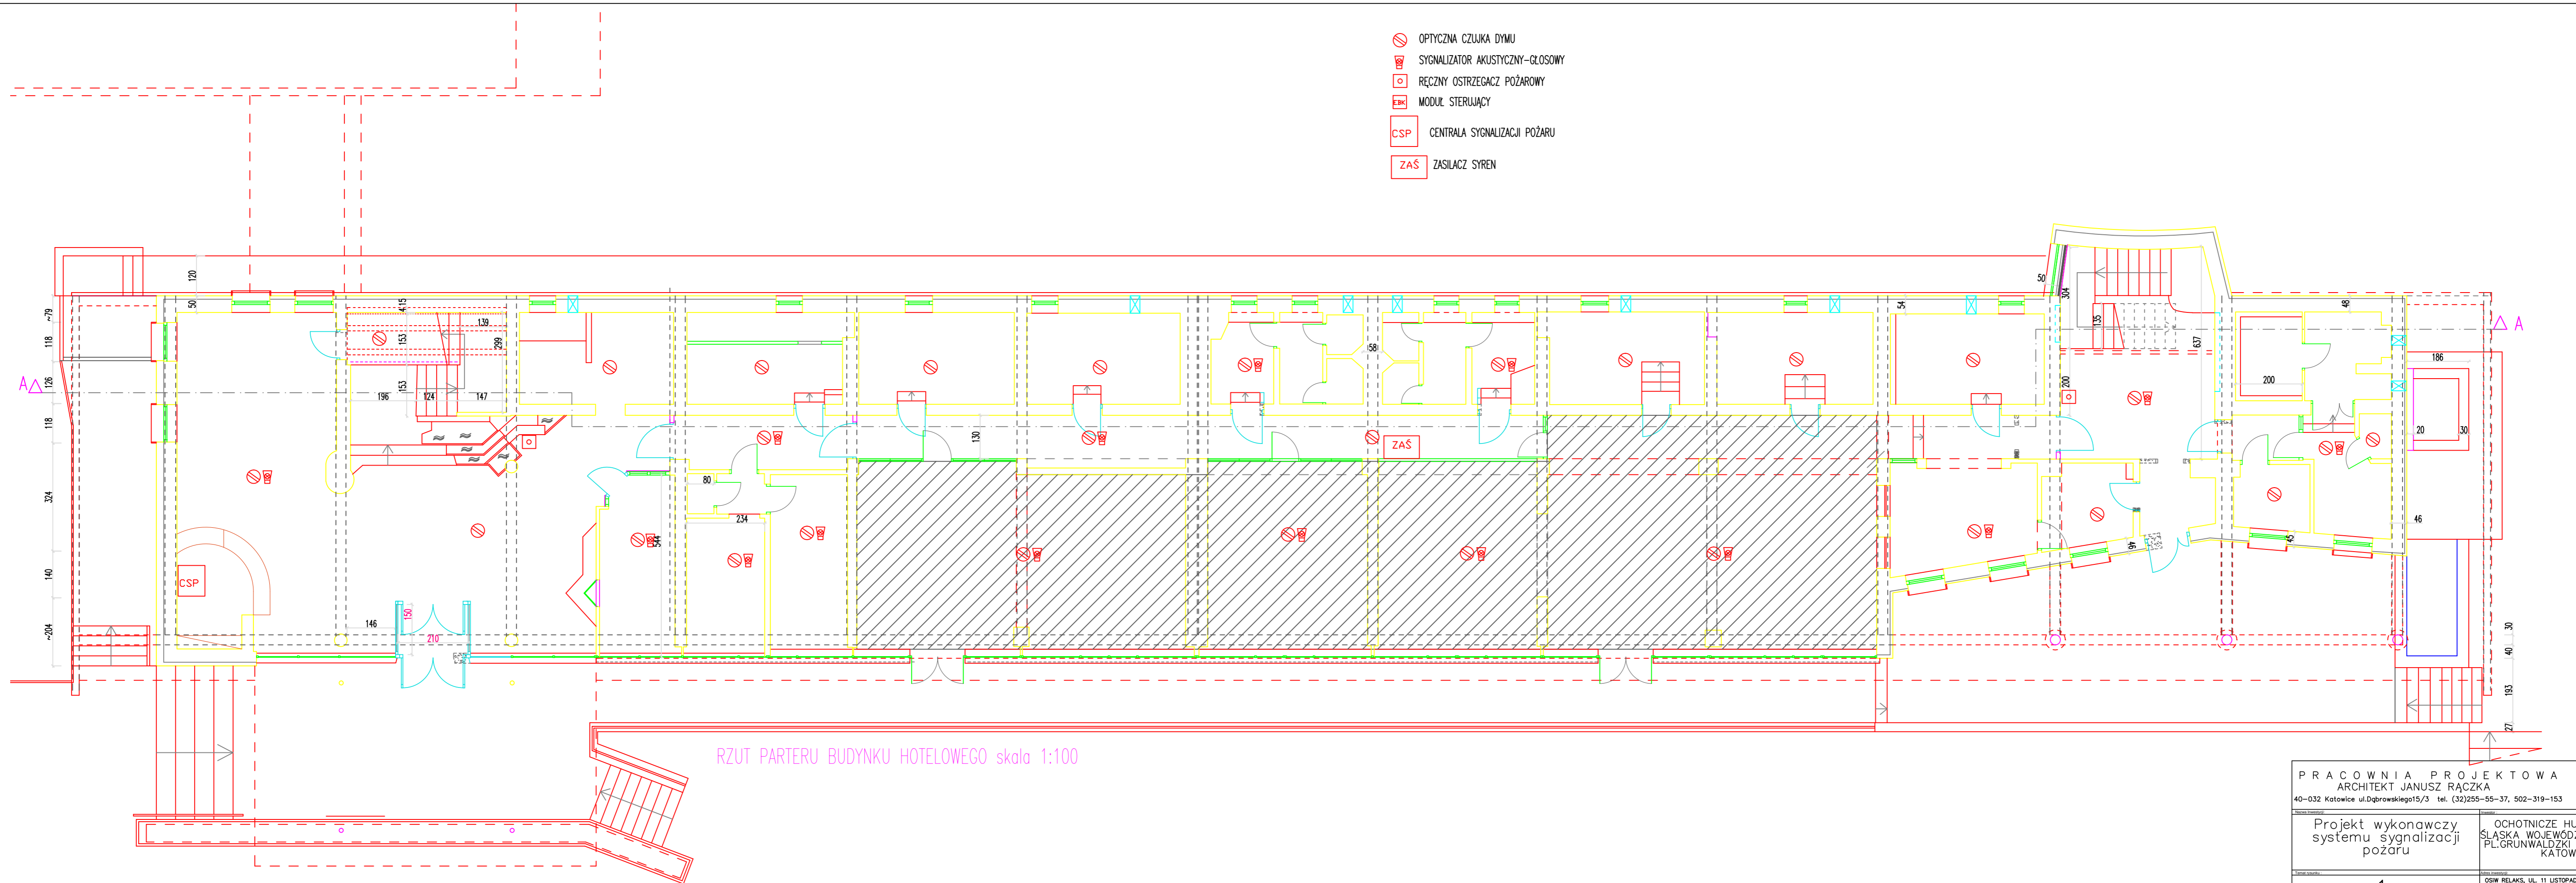



-  OPTYCZNA CZUJKA DYMU
-  SYGNALIZATOR AKUSTYCZNY-GŁOSOWY
-  RĘCZNY OSTRZEGACZ POŻAROWY
-  MODUŁ STERUJĄCY
-  CSP CENTRALA SYGNALIZACJI POŻARU
-  ZAŚ ZASILACZ SYREN



RZUT PARTERU BUDYNKU HOTELOWEGO skala 1:100

PRACOWNIA PROJEKTOWA ARCHITEKT JANUSZ RĄCZKA 40-032 Katowice ul.Dąbrowskiego15/3 tel. (32)255-55-37, 502-319-153			
Projekt wykonawczy systemu sygnalizacji pożaru		OCHOTNICZE HUFCE PRACY ŚLĄSKA WOJEWÓDZKA KOMENDA, PL.GRUNWALDZKI 8-10, 40-950 KATOWICE	
1		OSIW RELAKS, UL. 11 LISTOPADA 35, 43-460 WSLA	
mgr inż. arch. Janusz Rączka		Śl. Okręg Izba Arch nr SL0650	383/83 388/85
07.2015	1:100	PB	1251/2015/30